



平面図  
縮尺 1:40

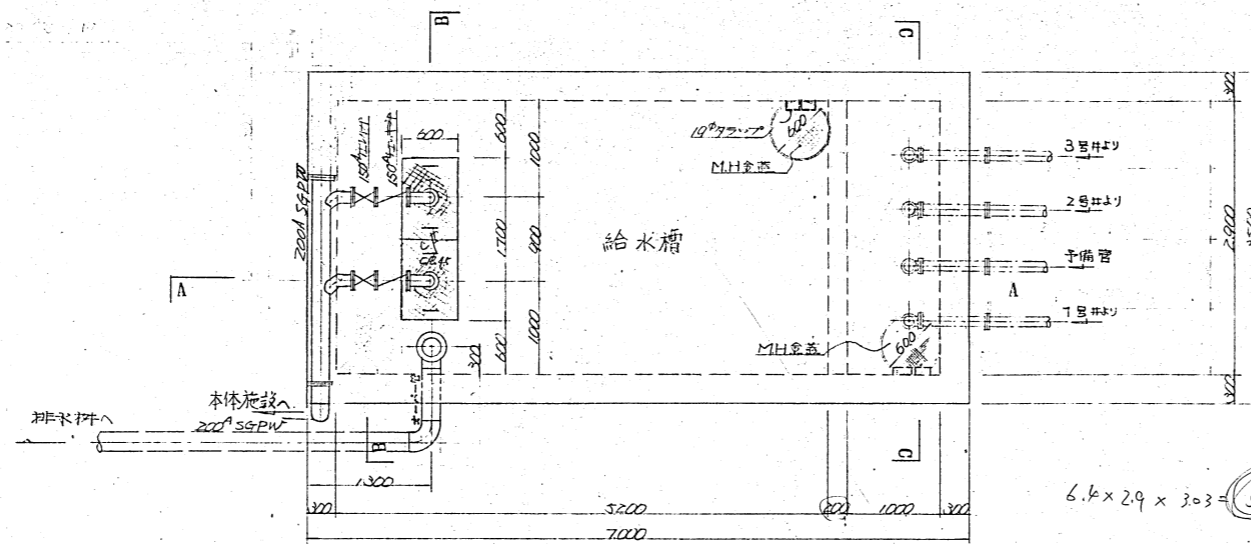


6.6 x 2.9 x 3.03 = 58.24  
5.2 x 2000 =


B-B 断面図  
縮尺 1:40

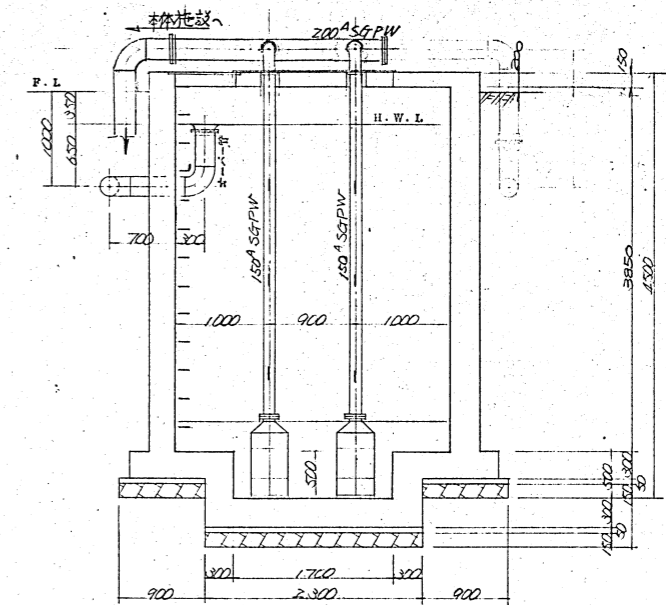

A-A 断面図  
縮尺 1:40

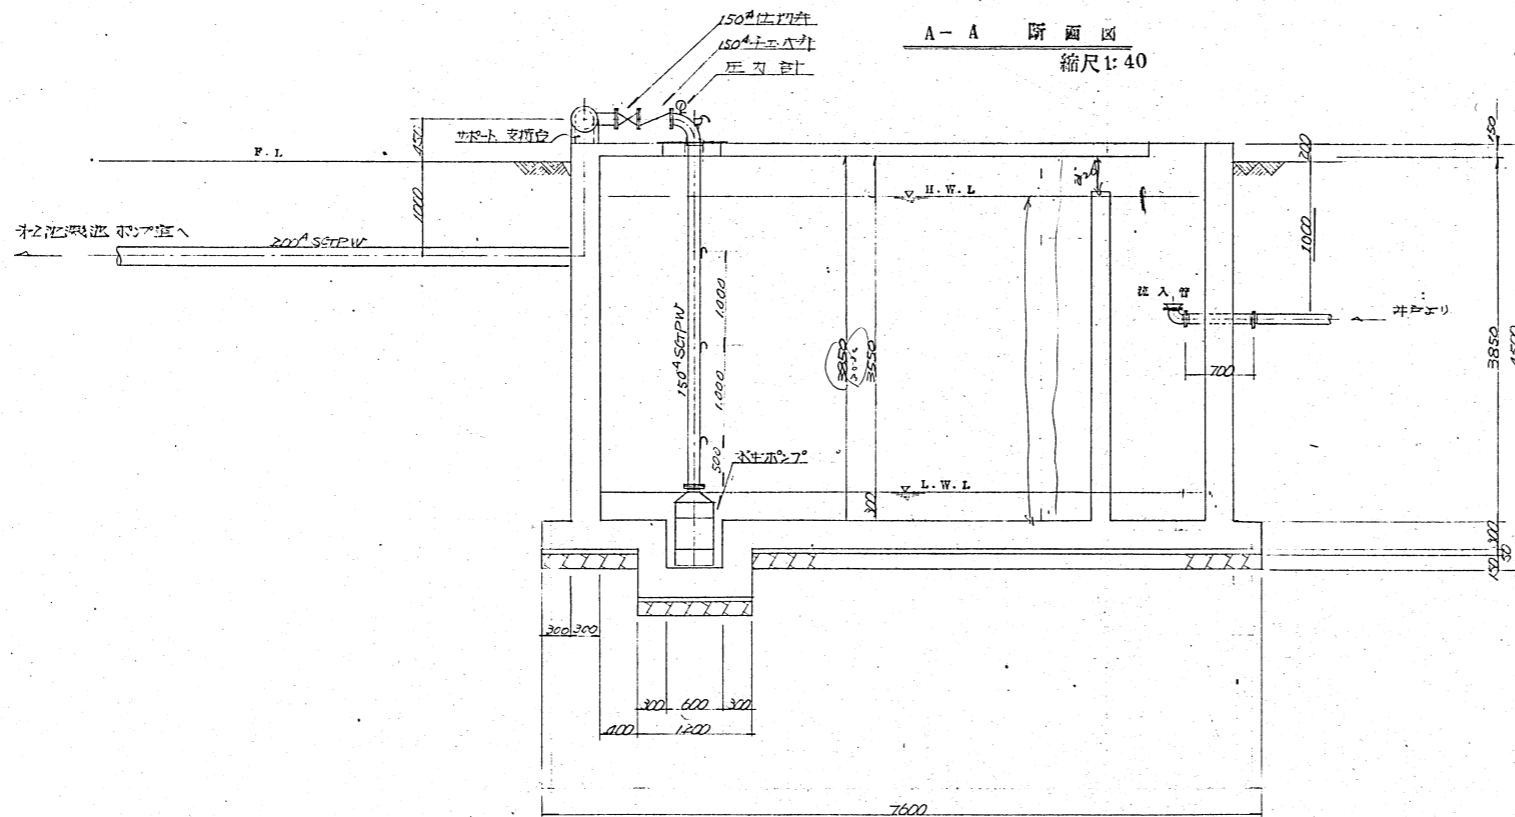

C-C 断面図  
縮尺 1:40

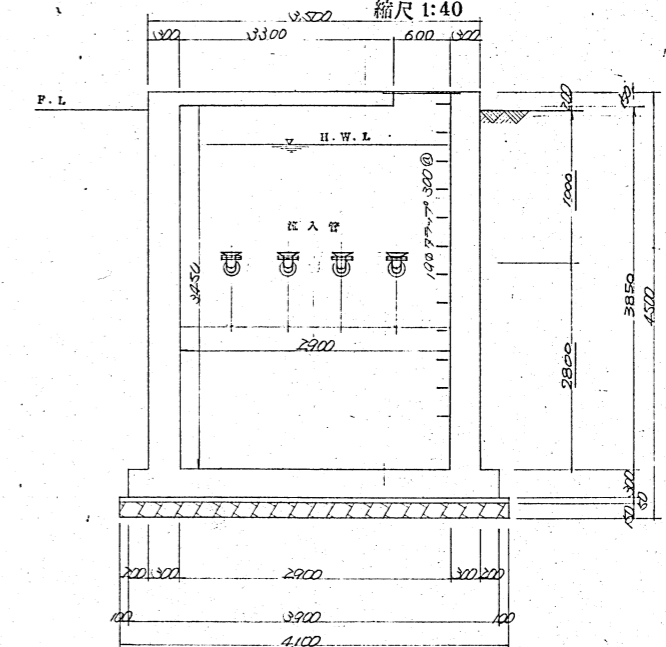

工事名	福岡県築紫郡尿処理施設工事
図面名	給水槽配管図
縮尺	1/40
設計年月日	
久保田鉄工株式会社	

